



# PRZEKRÓJ A - A

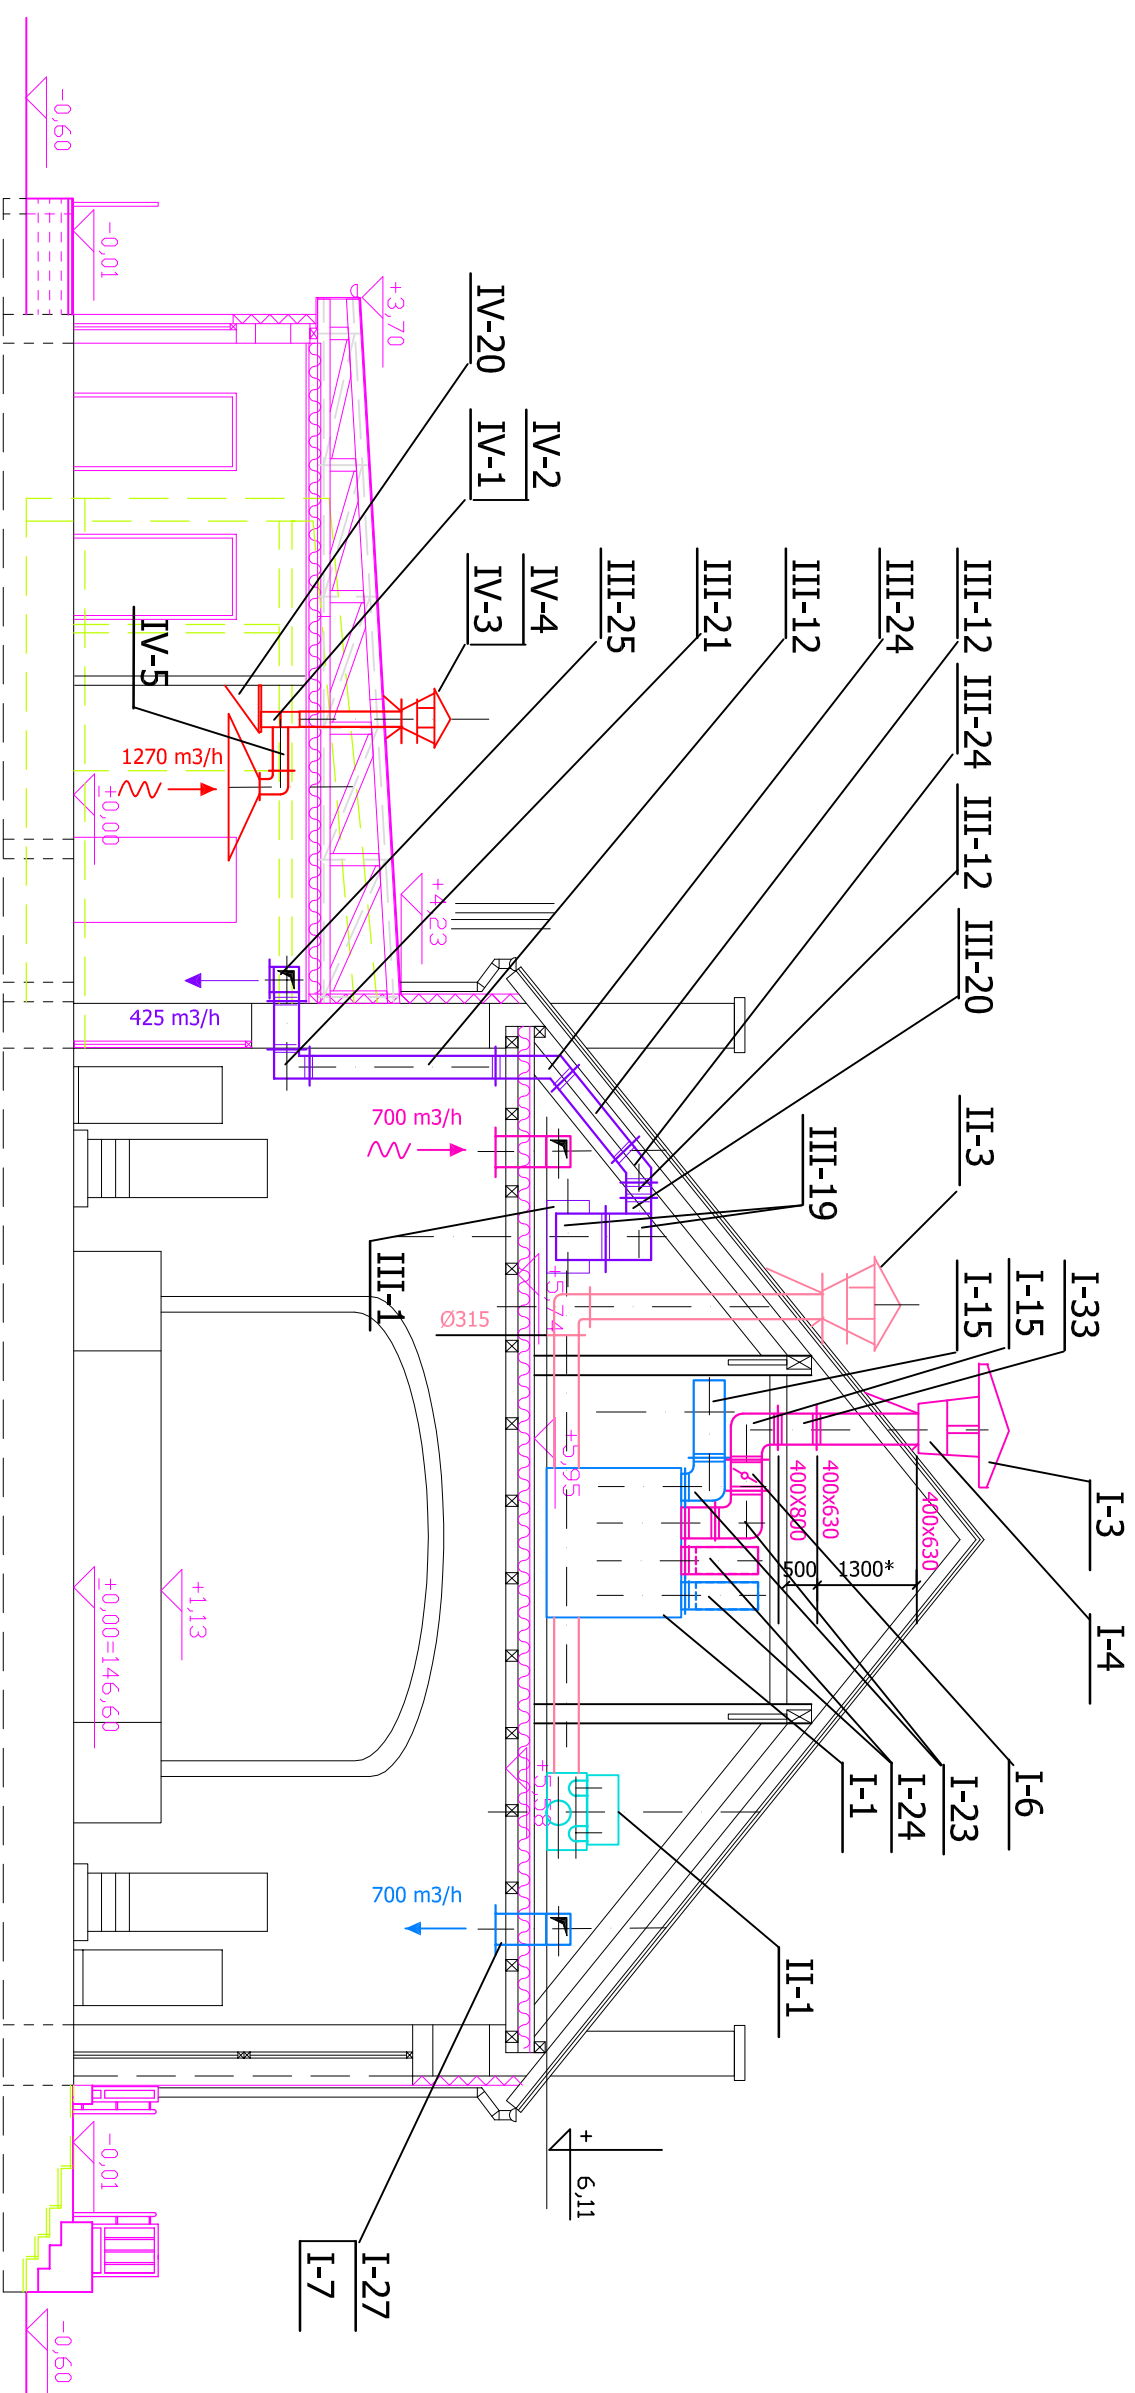

- NAVIEW DO SALI 1/1 - ZŁAD I
- WYWIEW Z SALI 1/1 - ZŁAD I
- NAVIEW DO SALI 1/20 - ZŁAD II
- WYWIEW Z SALI 1/20 - ZŁAD II
- NAVIEW DO KUCHNI- ZŁAD III
- WYWIEW Z KUCHNI- ZŁAD III

 <b>CEZARIUSZ FRYC</b> PRACOWNIA PROJEKTOWANIA I USŁUG BUDOWLANYCH		INWESTOR :	
		GMINA KĄTY WRÓCŁAWSKIE RYNEK - RATUSZ 1 55 - 080 KĄTY WRÓCŁAWSKIE	
BIURO PROJEKTOW UL. DEWOTIANA 2/4#10 53-434 WRÓCŁAW TEL./FAX - 071 783-58-91 ; 071 796-76-00		SKALA 1 : 100	
DOKUMENT ŚWIETLICA WIEJSKA		ZNAK PRACY 0807	
ADRES : GNECHOWICE ul. KATECKA 59 GMINA KĄTY WRÓCŁAWSKIE DZ. NR 408/2 OBRĘB GNECHOWICE		STADIUM P.W.	
TYTUŁ PRZEKRÓJ A-A WENTYLACJA		CZĘŚĆ SANIT.	
PROJEKTOWAŁ mgr inż. Anna Malczewska		64/81/WBPP 02.09	
A SPRAWDZIŁ		S-4	