



PRZEKRÓJ C - C

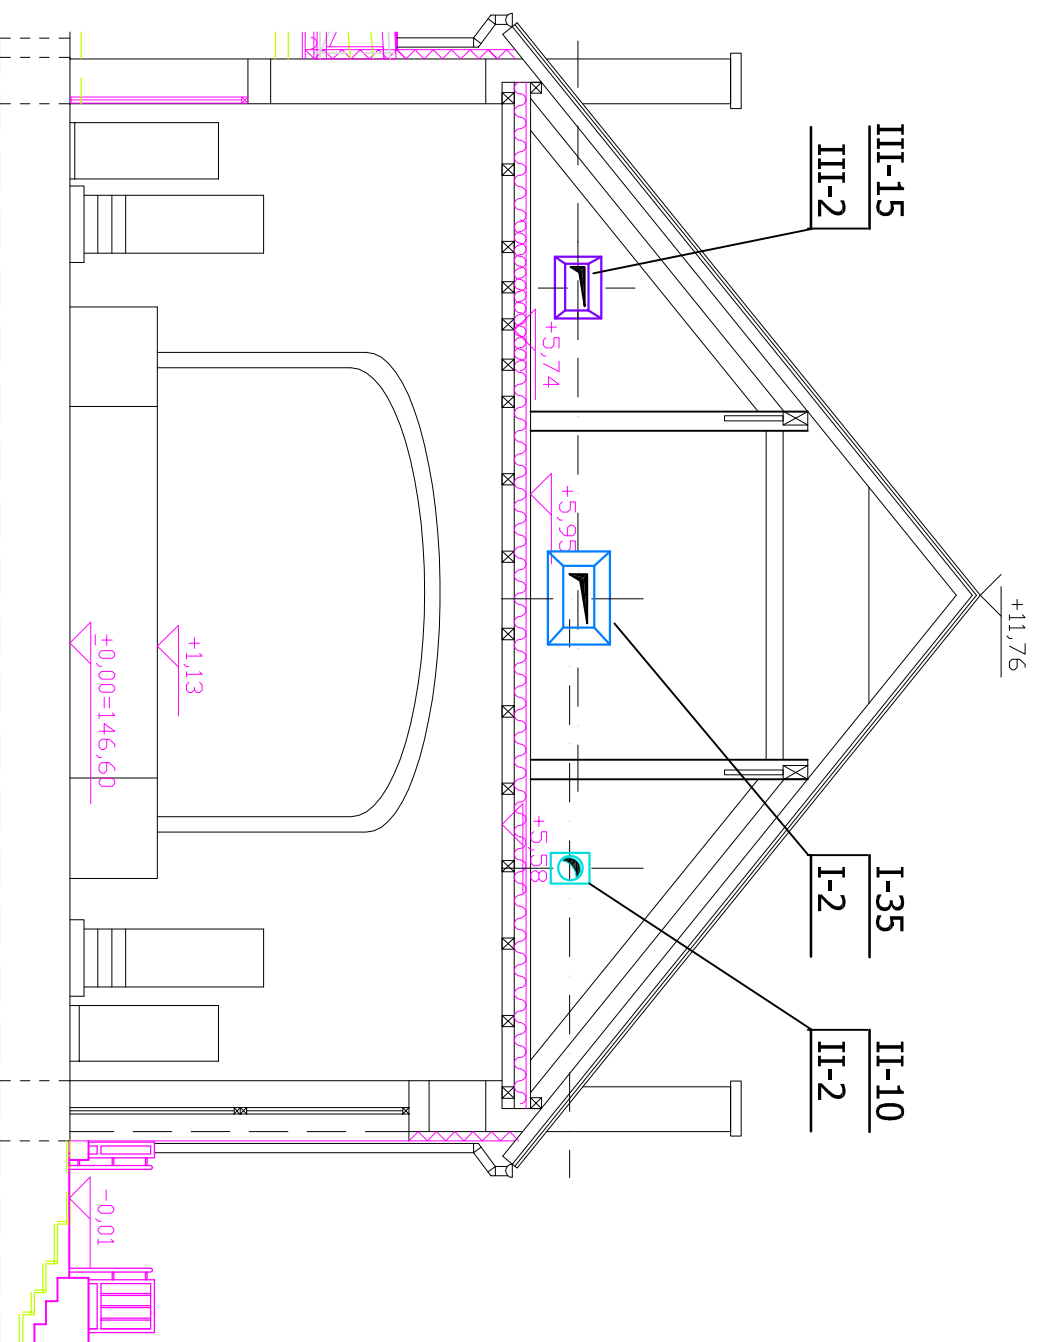

PRZEKRÓJ B - B

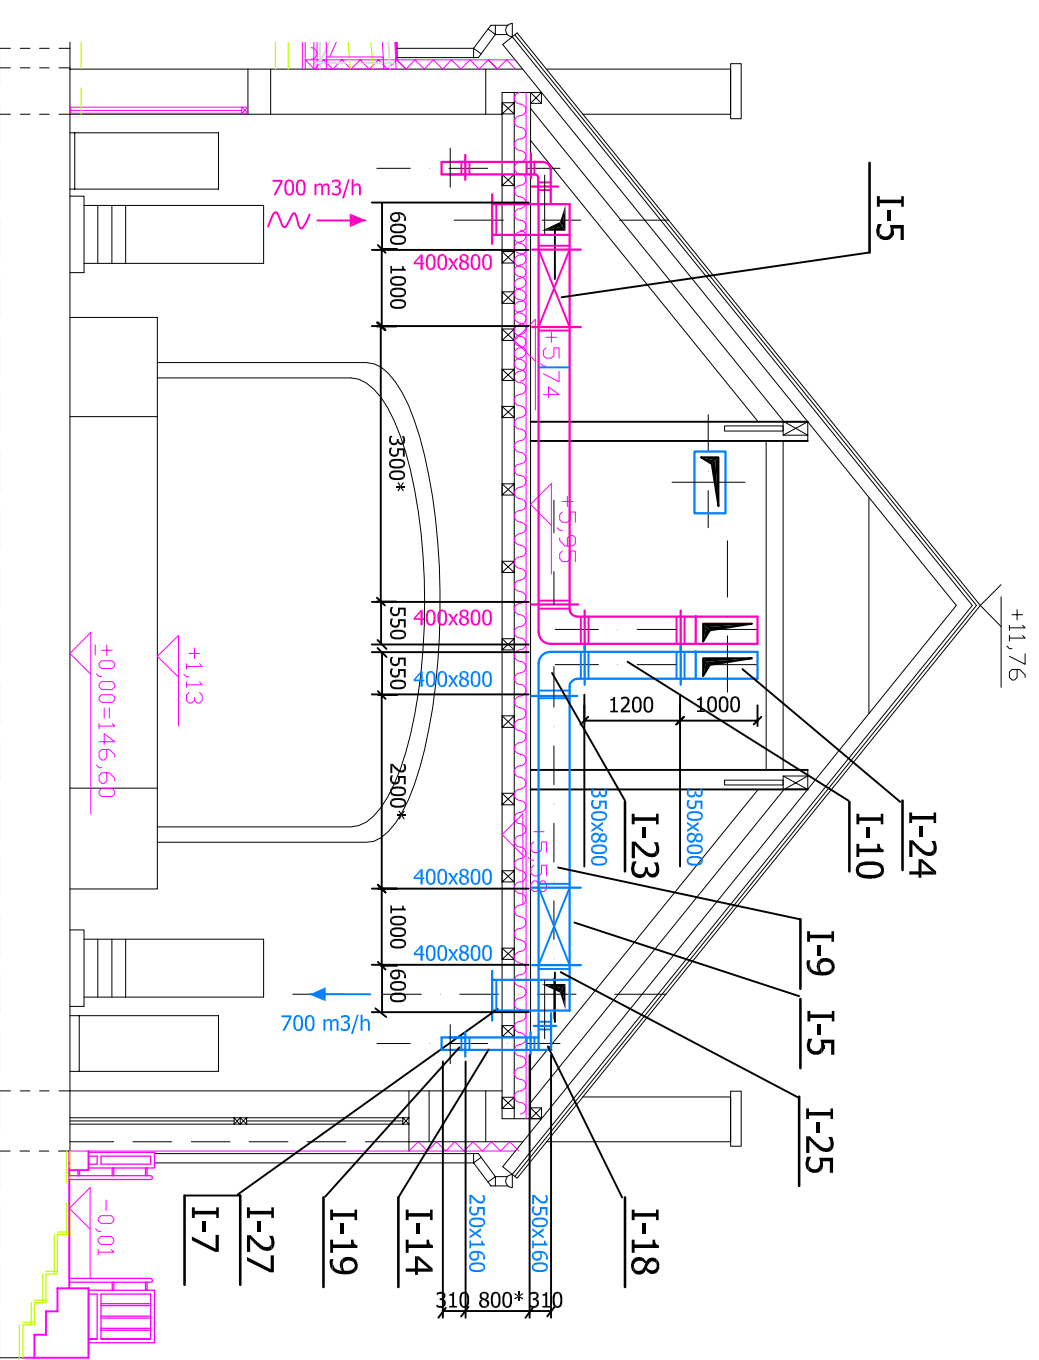

CEZARIUSZ FRYC

PRACOWNIA PROJEKTOWANIA

USŁUG BUDOWLANYCH

BIURO
PROJEKTOW
UL. DŁOWIANA 2/4#10 53-434 WRÓCŁAW
TEL./FAX - 071 783-58-91 i 071 796-76-00

OBIEKT: ŚWIETLICA WIEJSKA

ADRES: GNIECHOWICE ul. KATECKA 59 GMINA KĄTY WRÓCŁAWSKIE
DZ. NR 408/2 OBRĘB GNIECHOWICE

TYTUŁ: PRZEKROJE B-B i C-C WENTYLACJA

PROJEKTOWAŁ: mgr inż. Anna Malczewska

A

SPRAWDZIŁ:

64/81/WBPP

02.09

S-5

GMINA KĄTY WRÓCŁAWSKI
RYNEK - RATUSZ 1
55 - 080 KĄTY WRÓCŁAWSKIE

SKALA
1 : 100

STADIUM
P.W.

CZEŚĆ
SANIT.

ZNAK PRACY
0807