


<p>województwo dolnośląskie powiat wrocławski gmina : Kąty Wrocławskie obwód : Smolec AN : 1 sekcja : 453.333.2014.2032.2041.2043</p>	<p>MAPA DO CELÓW PROJEKTOWYCH SKALA 1:500</p> <p>wykonana przez Powiatowy Zakład Katastralny we Wrocławiu na podstawie mapy zasadniczej oraz wyników zgłoszenia pracy geodezyjnej, zarejestrowanej w PZK we Wrocławiu pod nr DZ 13708/2007</p>	<p>PZK we Wrocławiu 24.07.2007 r. Sporządził/a: K.Cirko</p>	<p>25 30 2007 13 10 07</p>	<p>USŁUGI GEODEZYJNE I KARTOGRAFICZNE Jarosław Wyszynski GEODETA 52-128 Wrocław, ul. Podzińska 45 NIP 699-211-07-69, Reg. 932713365 Imię, nazwisko i data wykonania pracy 25 07 2007</p>
---	--	---	--------------------------------	--


z up. S. Szarych
Marta Wozniak
Dzielnicy Obsługi i Kontroli
Dokumentacji

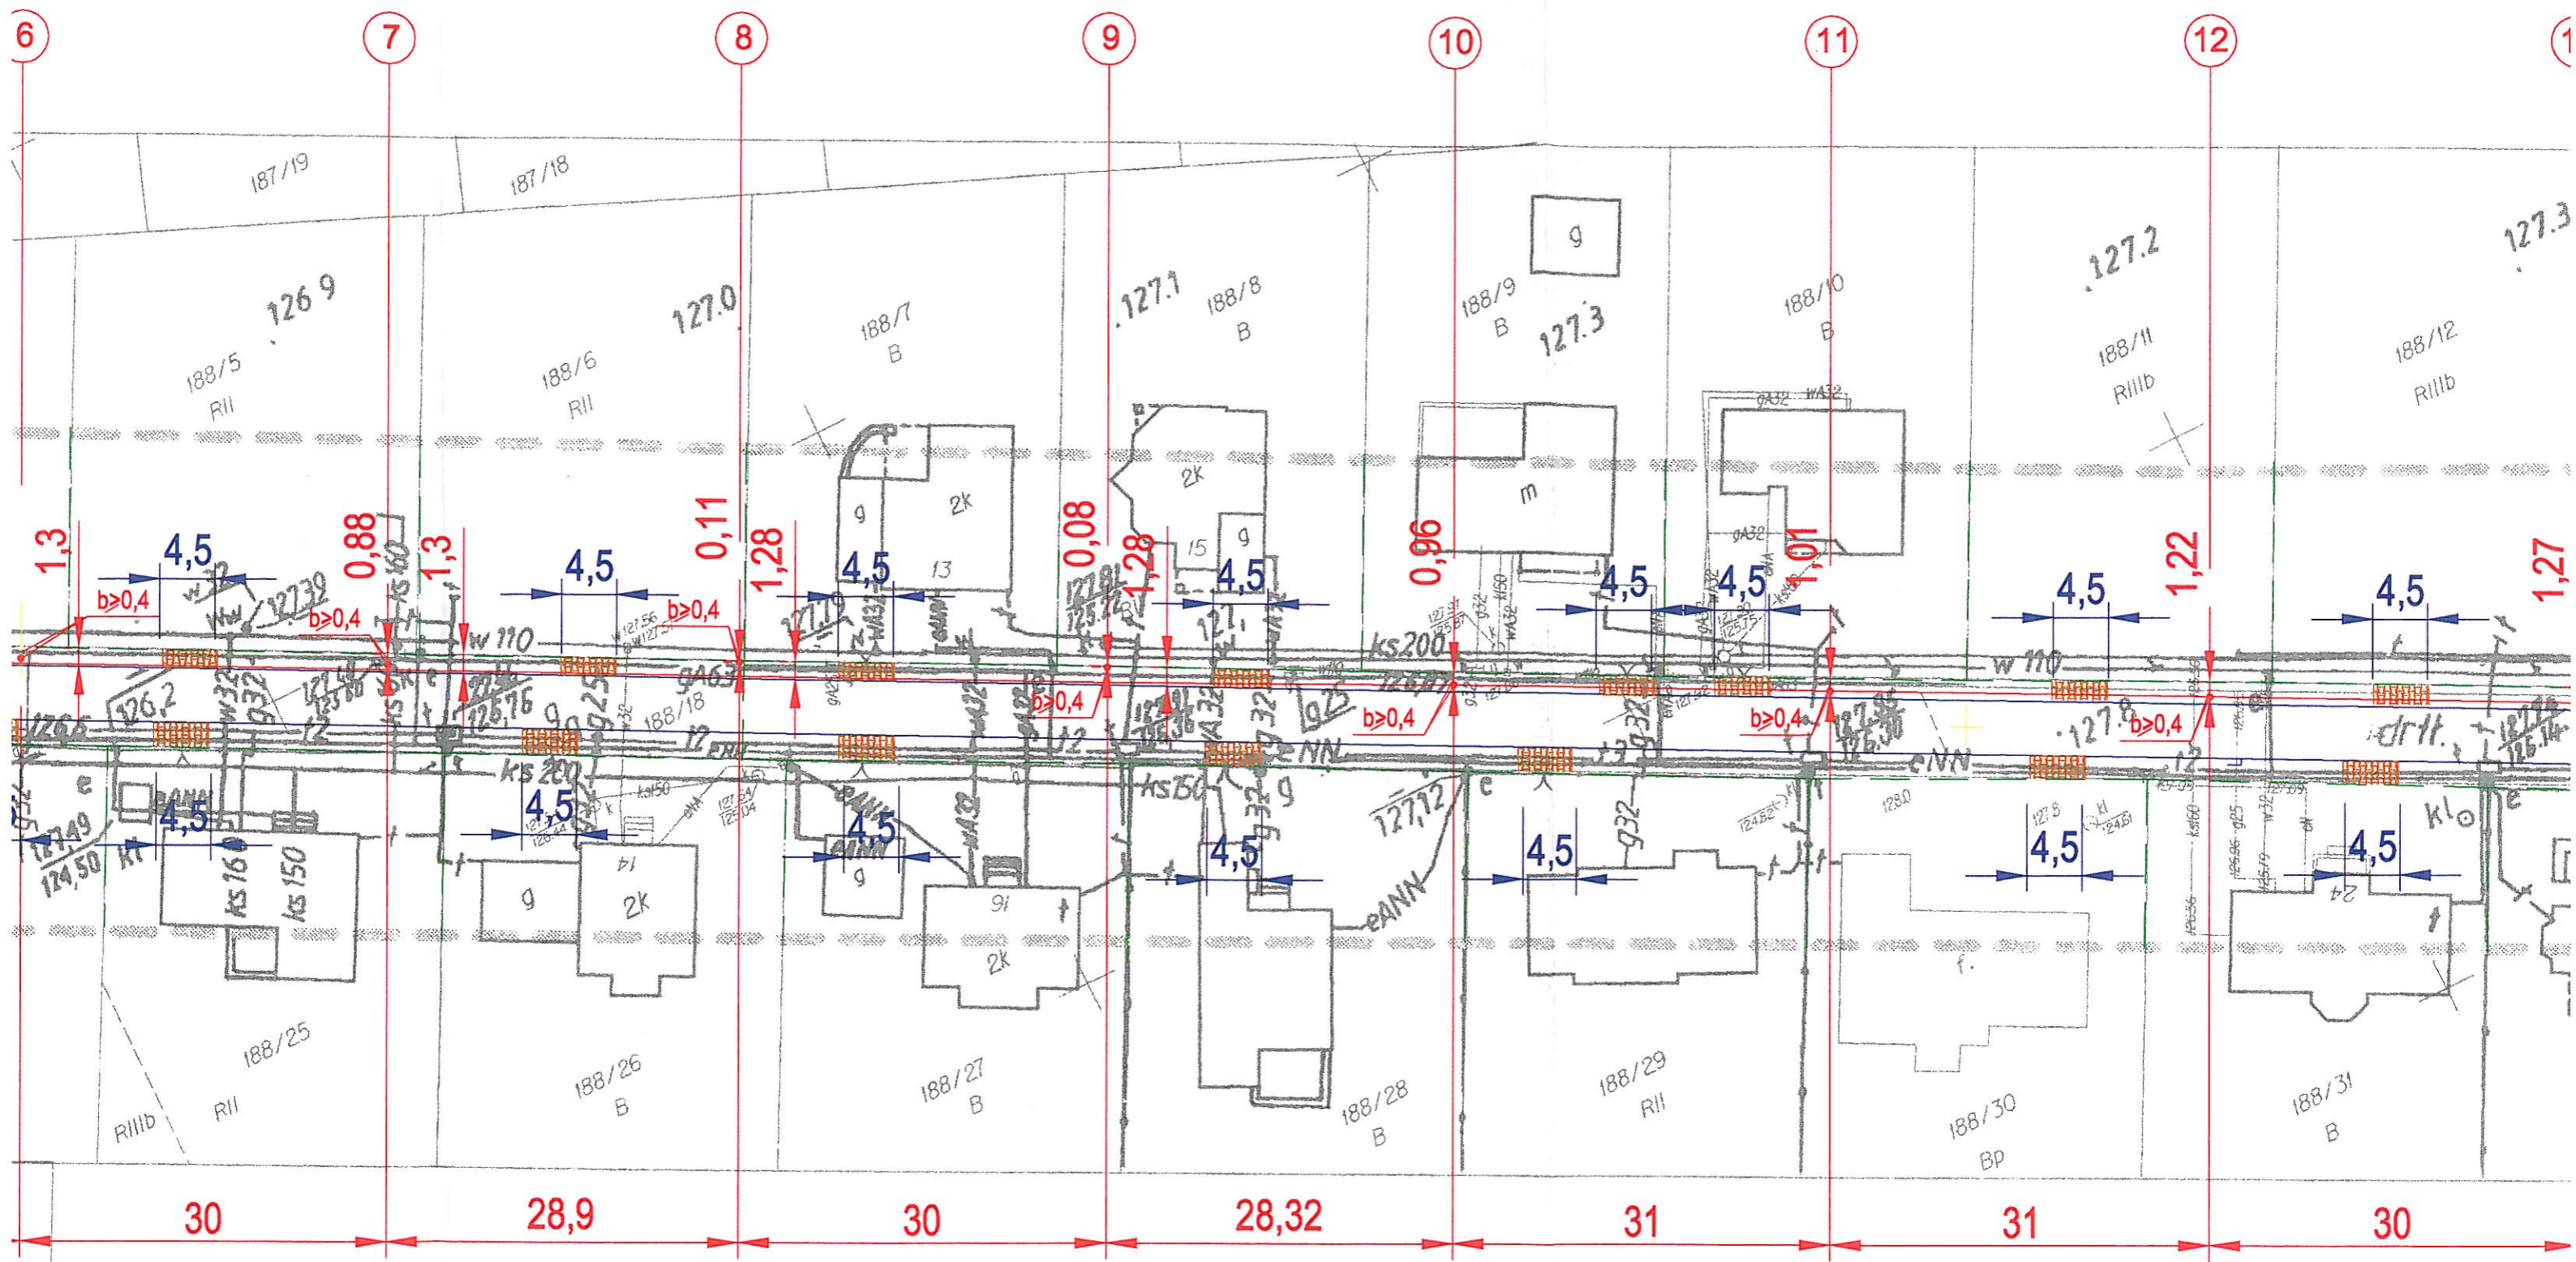

LEG

-  **WJAZD**
-  **GRANICE DZIAŁ**
-  **NR SŁUPA OŚW**
-  **PROJEKTOWAN**

Na planie wymiary podano

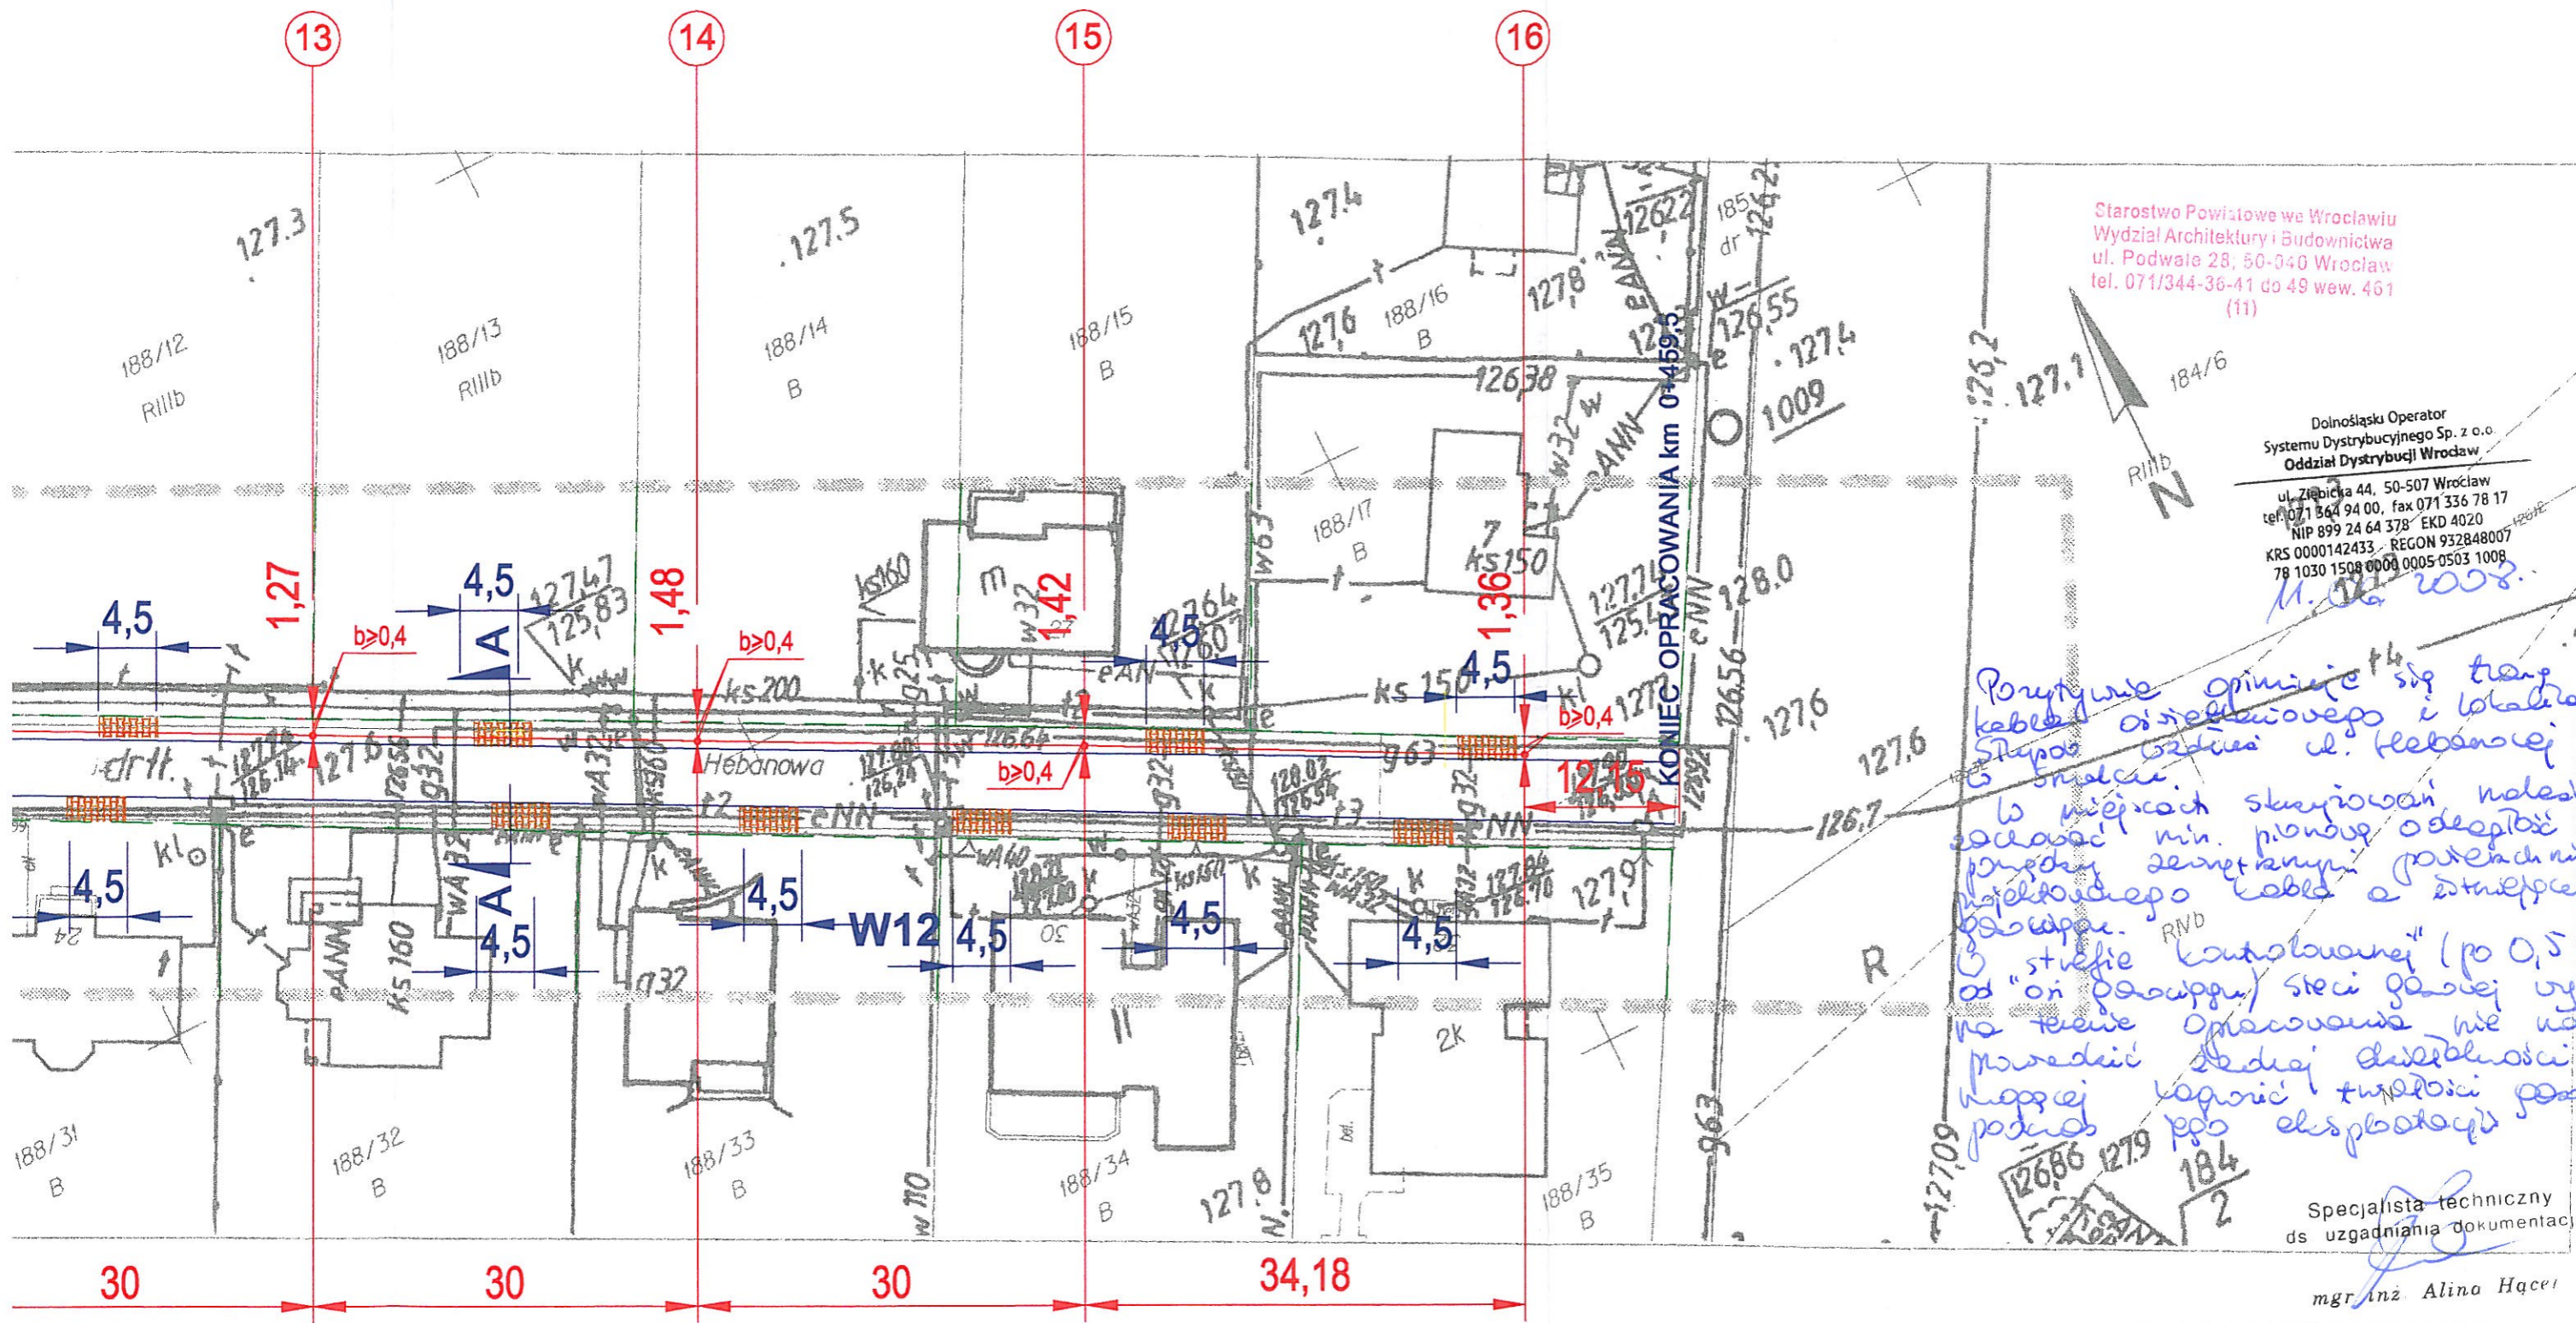

Starostwo Powiatowe we Wrocławiu
Wydział Architektury i Budownictwa
ul. Podwale 28; 50-040 Wrocław
tel. 071/344-36-41 do 49 wew. 461
(11)

Dolnośląski Operator
Systemu Dystrybucyjnego Sp. z o.o.
Oddział Dystrybucji Wrocław
ul. Ziębicza 44, 50-507 Wrocław
tel. 071 864 94 00, fax 071 336 78 17
NIP 899 24 64 378 EKD 4020
KRS 0000142433 REGON 932848007
78 1030 1508 0000 0005 0503 1008
M. Nowotny

*Porównanie opinii: się trzęsą
kabelki oświetleniowe i lokalizacja
Stopuszki wzdłuż ul. Hebanowej
z smutkiem.
W miejscach skupowania należy
zachować min. pionową odległość 0,2m
przy czym zwrócić uwagę na
projektowanego kabla a istniejącego
głównie.
W strefie kontrolowanej (po 0,5 m
od "on" główny) stępi głębiej wytopienia
na terenie opracowania nie należy
prowadzić stępi głębiej
kierując podziemnie i tymczasowo
podziemnie*

Specjalista techniczny
ds. uzgadniania dokumentacji

mgr inż. Alina Hącel

LEGENDA:

- WJAZD**
- GRANICE DZIAŁEK**
- NR SŁUPA OŚWIETLENIOWEGO**
- PROJEKTOWANA SIĘĆ OŚWIETLENIOWA**

$b \geq 0,4$ **ODL. SŁUPA OD GAZOCIĄGU WIĘKSZA
LUB RÓWNA 0,4m**

Funkcja	Nazwisko	upr. nr	Podpis	
Projektant:	Mariusz Nowotny	650/02	<i>M. Nowotny</i>	1:500
Sprawdzający:	inż. Paweł Nowotny	1198/94	<i>P. Nowotny</i>	
Projekt zagospodarowania terenu - - plan trasy sieci oświetleniowej			Nr rys.	2

Wszystkie wymiary podano w metrach